




AREA ESISTENTE ESCLUSA DAL PRESENTE PROGETTO

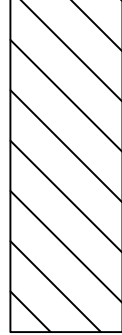

Legenda	
Simbolo	Descrizione
	Corpo illuminante
	Corpo illuminante in emergenza
	Pulsante azionamento manuale allarme incendi
	Segnalatore ottico e acustico segnalazione incendi
	Pulsante emergenza impianto elettrico
	Quadro elettrico
	Percorso di uscita orizzontale
	Estintore portatile tipo A-B-C 6 kg.
	Naspo con tubazioni flessibile
	Attacco VV.F. UNI 70
	Attacco autopompa

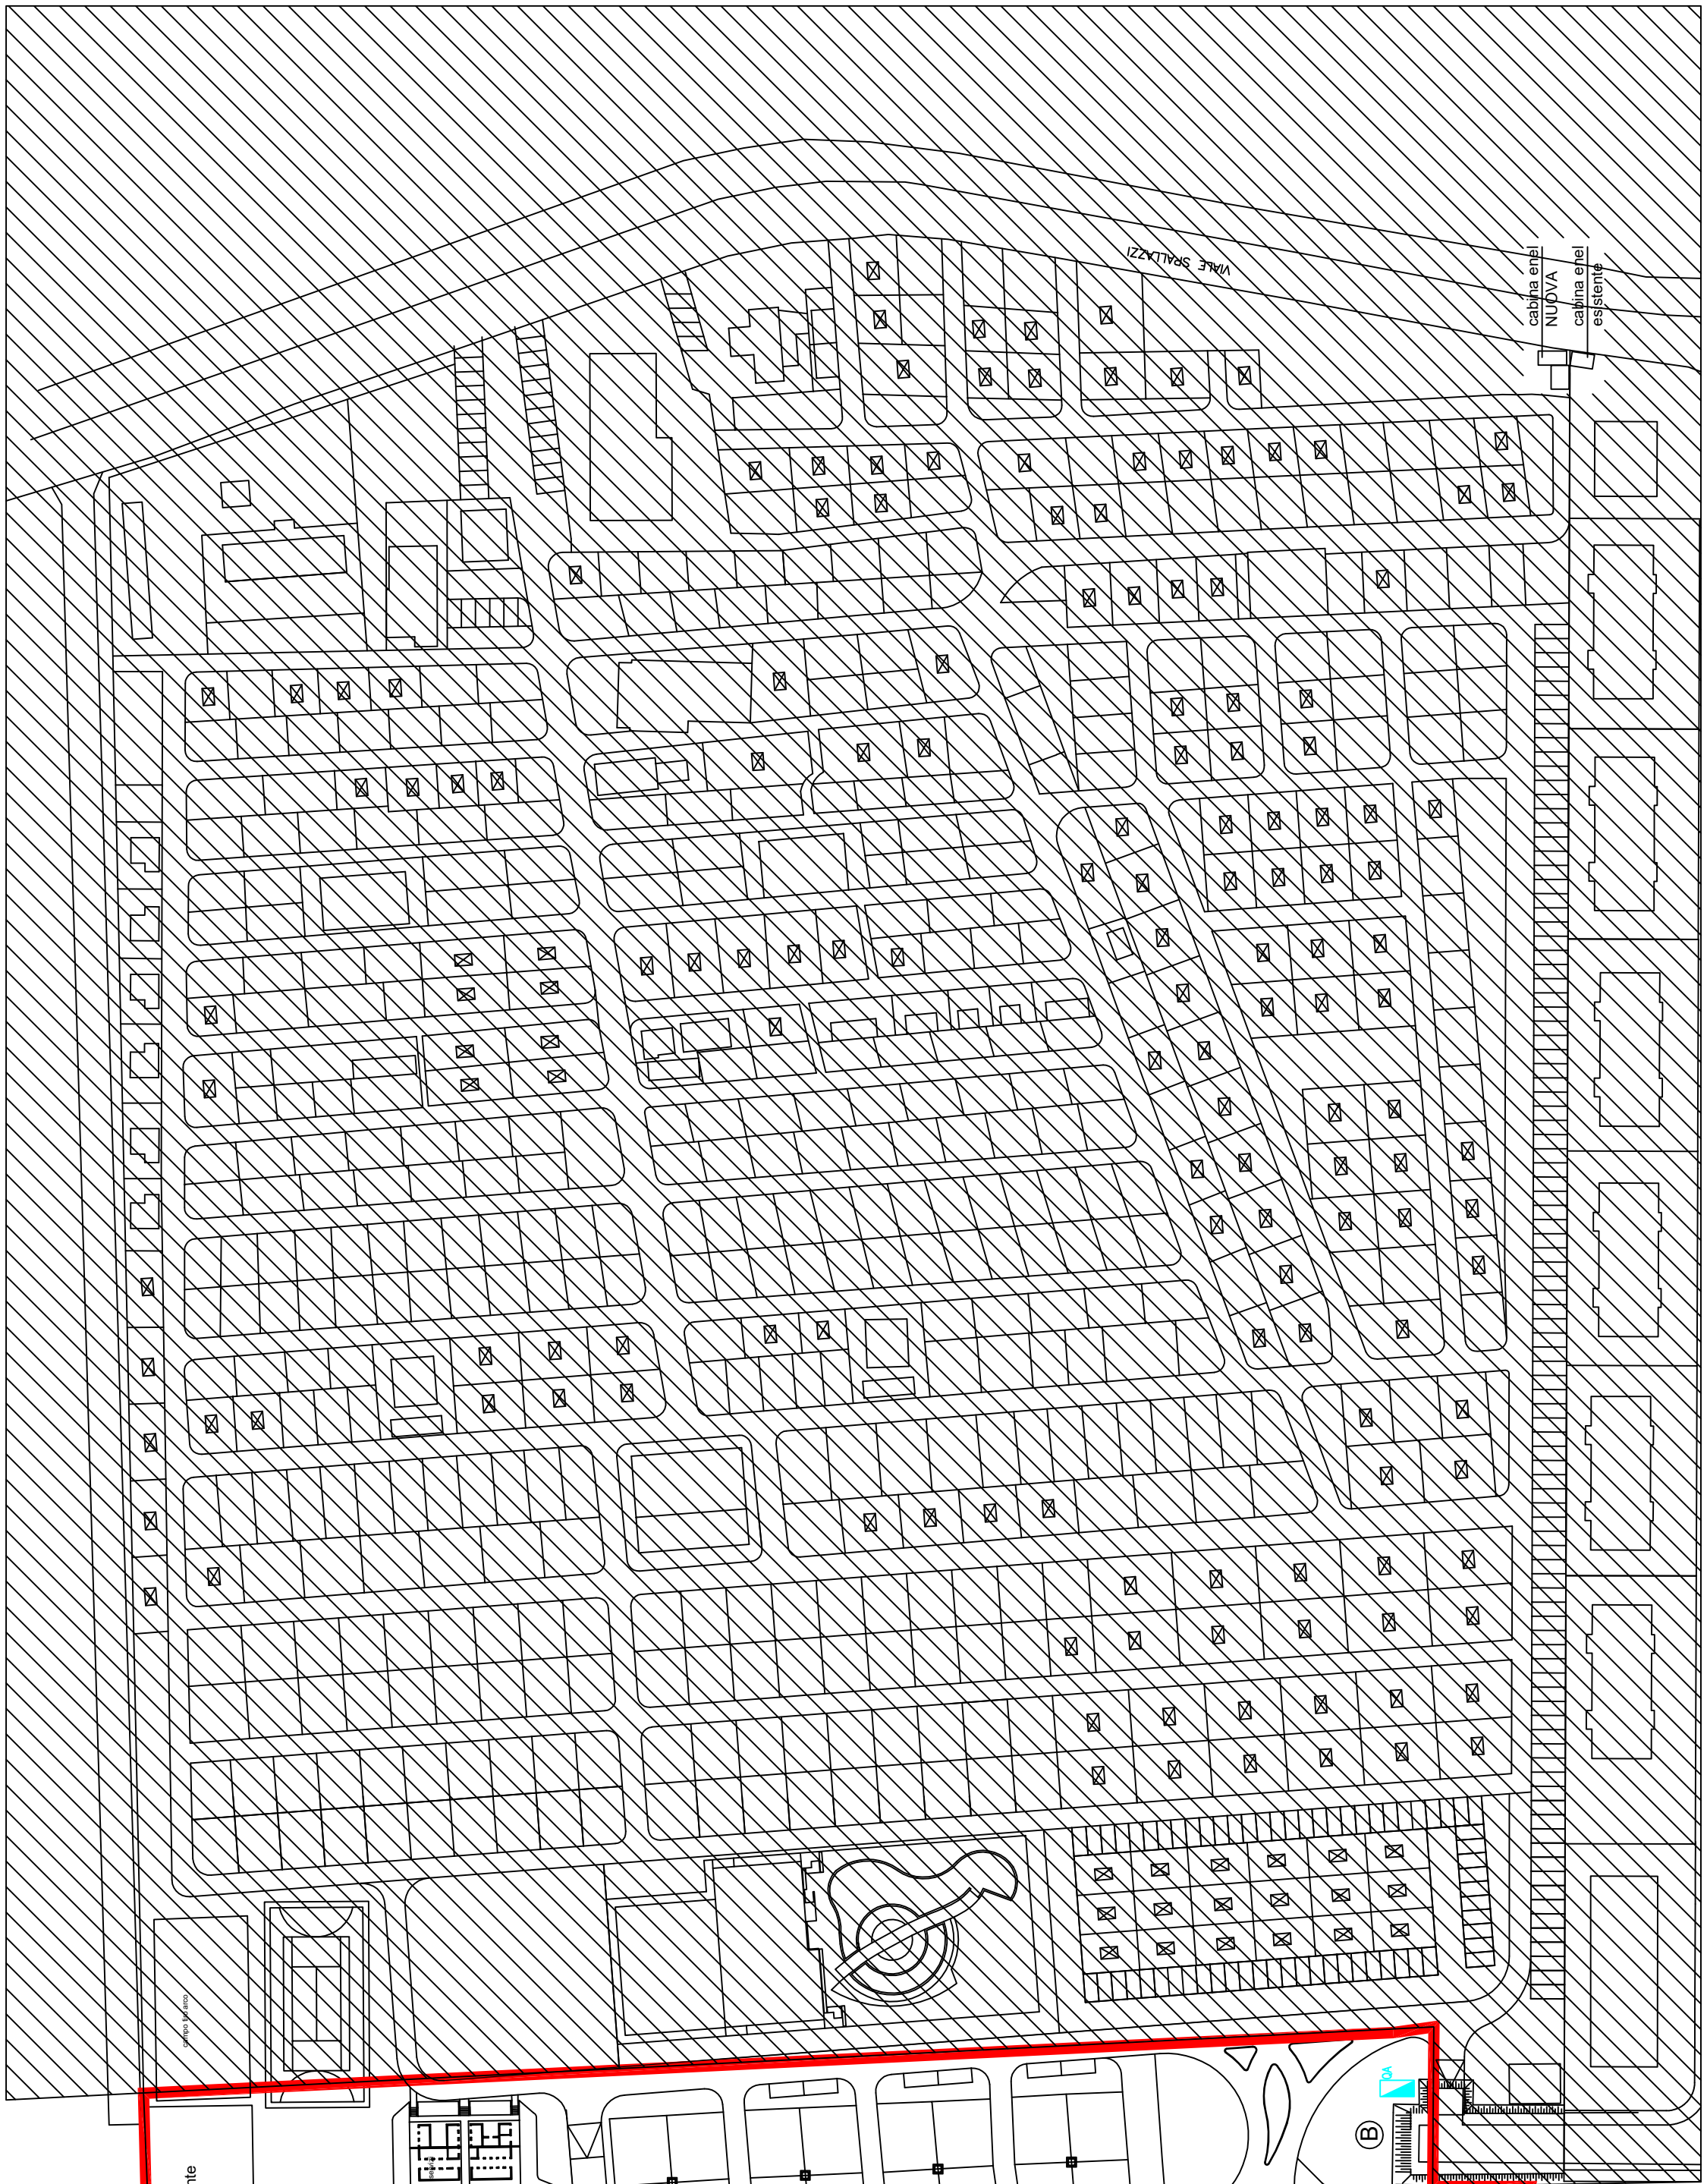

PLANIMETRIA GENERALE – SCALA 1:1000

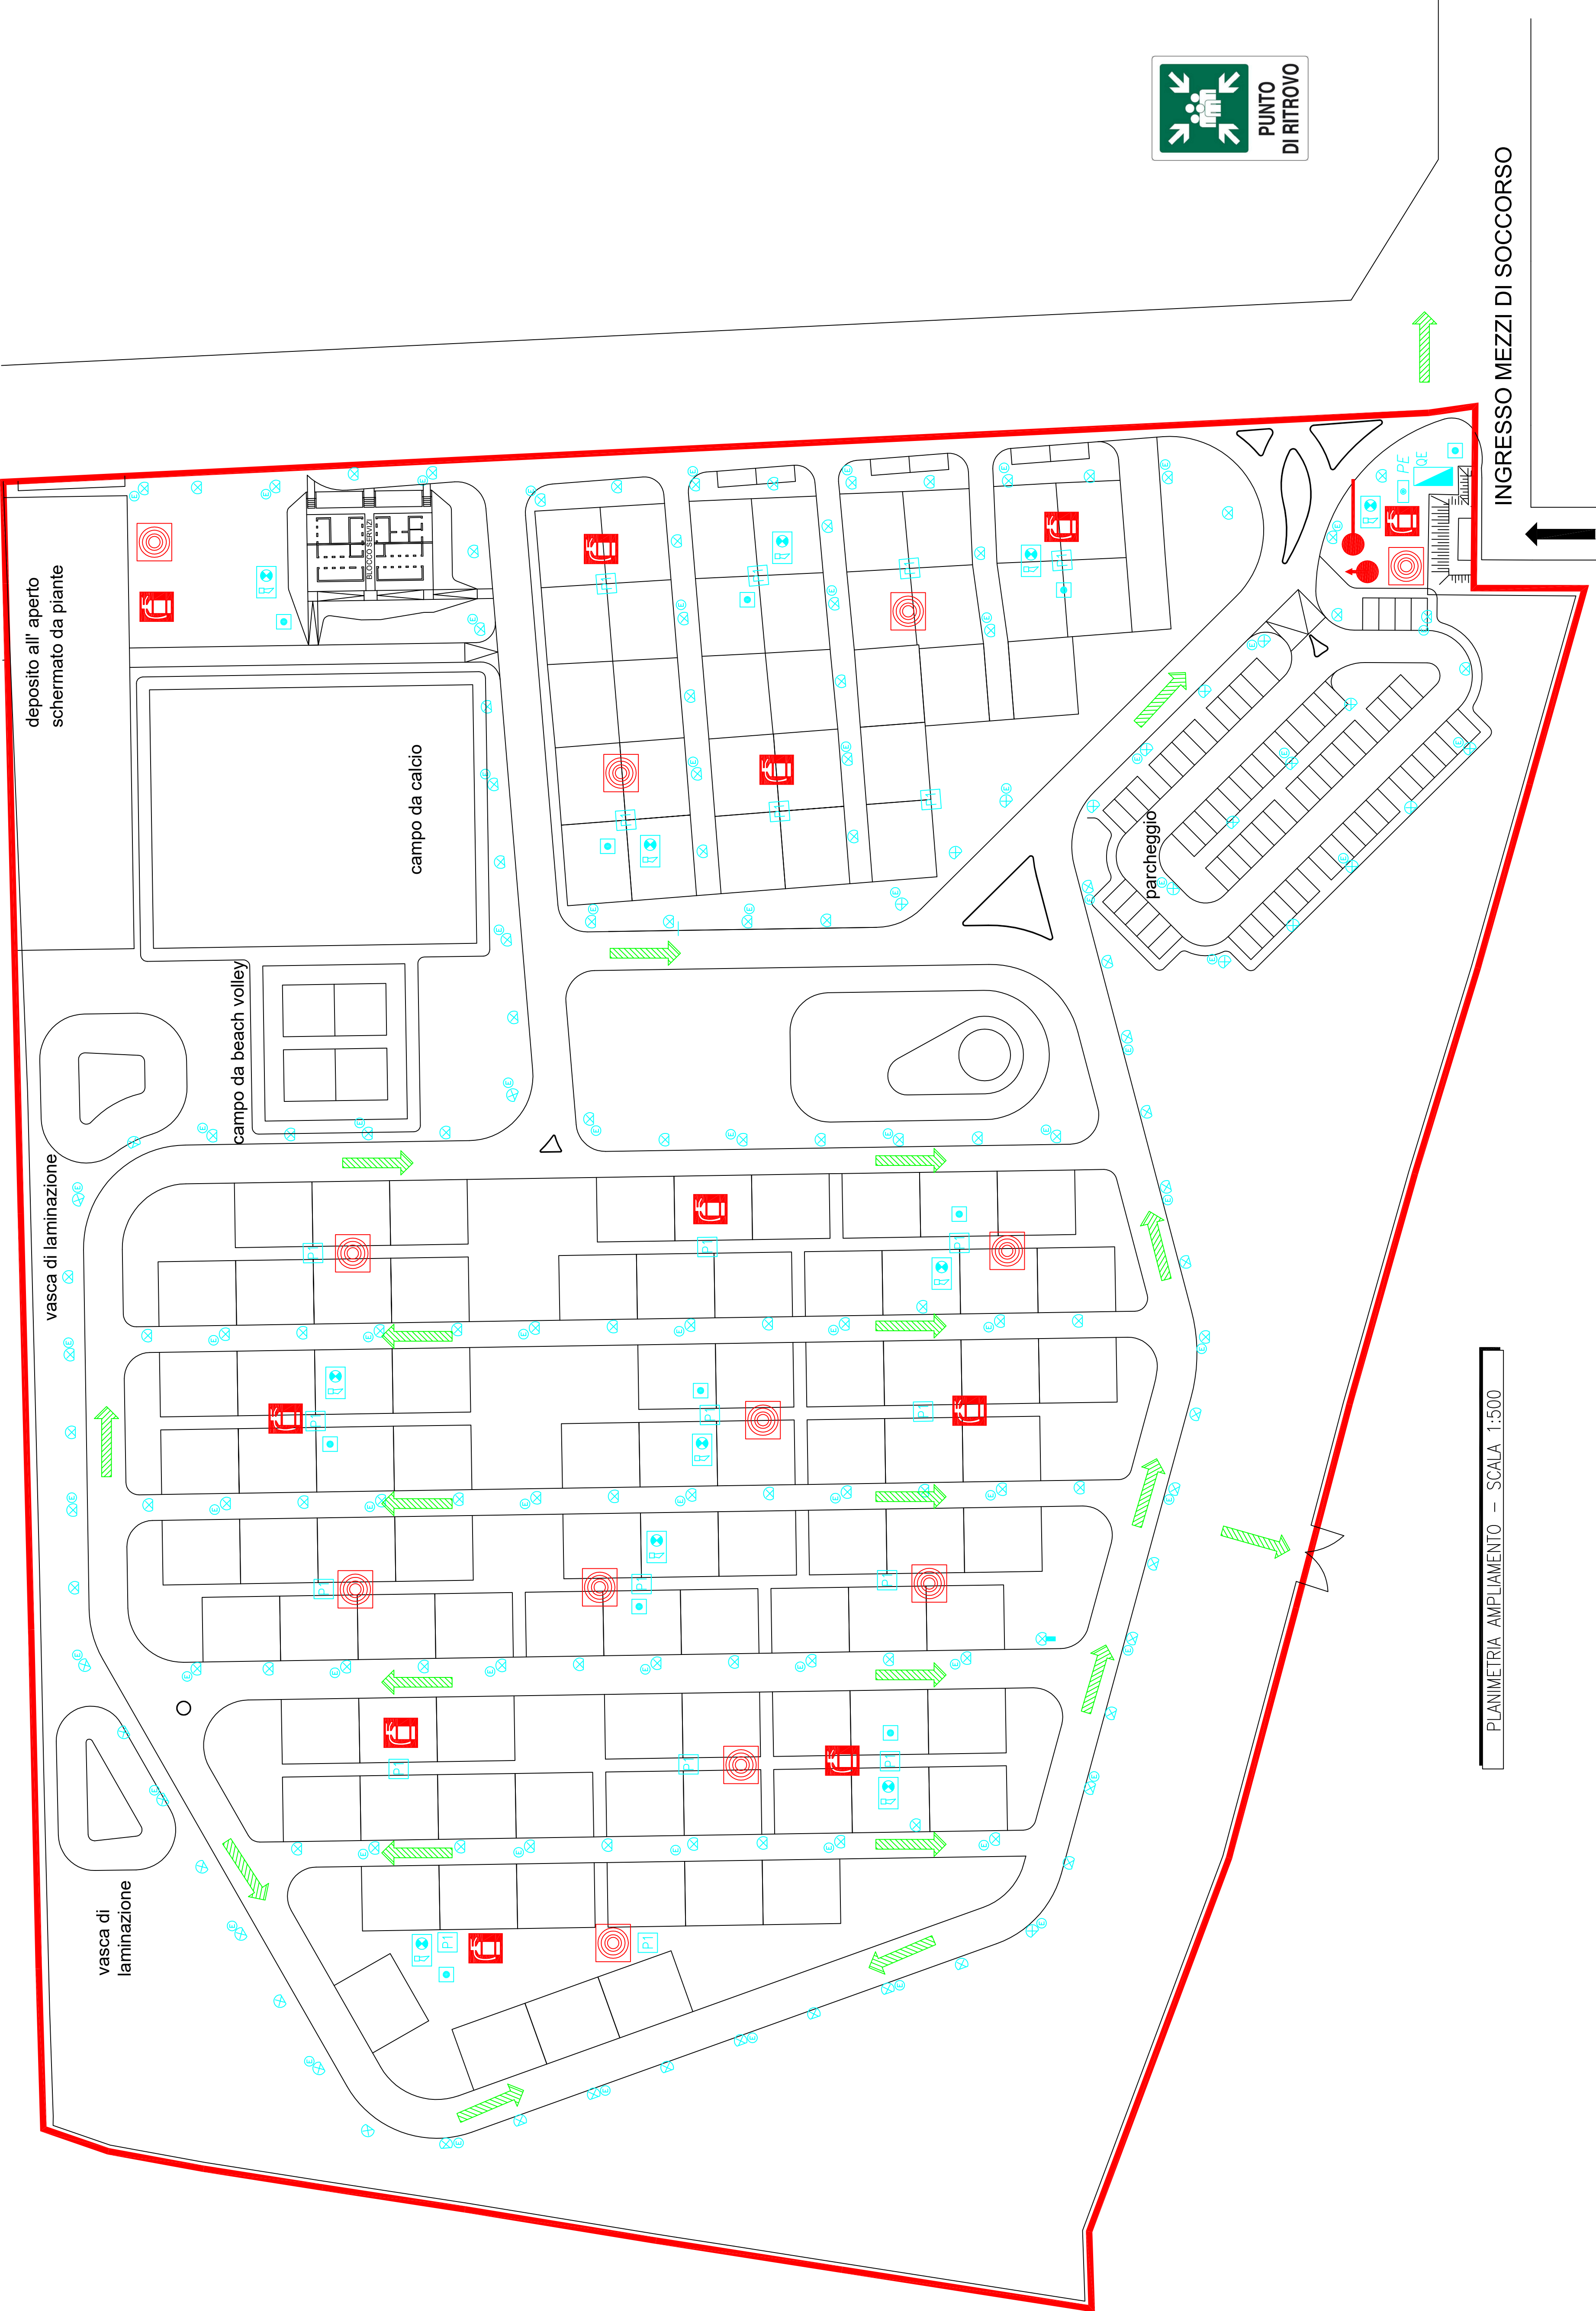

PLANIMETRIA AMPLIAMENTO – SCALA 1:500

COMUNE DI RAVENNA
PIANO DI AMPLIAMENTO DEL CAMPEGGIO ADRIA - CASALBORSETTI
RIQUALIFICAZIONE AMBIENTALE
E VALORIZZAZIONE NATURALISTICA
AMPLIAMENTO DEL CAMPEGGIO ADRIA
ATTRAVERSO LA RIQUALIFICAZIONE
PROMOZIONE E INCENTIVAZIONE
DELL'ATTIVITA' PRODUTTIVA ESISTENTE

COMMITTENTE:
CAMPING ADRIA SRL
Via Magazzini Pasticceria 41
48012 Lugo (RA) Italia
Tel. +39 0544 35345
info@campingadria.com - www.campingadria.eu

ARC-LAB
Arch. ANNA LOTTI
Via Luigi Galvani, 6
48012 Lugo (RA) Italia
Tel. +39 0544 735845
arc.lab@studioverde.it - www.studio-verde.it

STUDIO VERDE
Dott. Ing. GIOVANNI GRAPPIERA
ING. M. G. G. G.
Ing. GIOVANNI MINORI
collaboratore Ing. LETIZIA PRETOLANI
Via Don Manzoni, 116
48012 Lugo (RA) Italia
Tel. +39 0544 35345
info@studioverde.it - www.studioverde.it

**SERVIZI INTEGRATI
GESTIONALI AMBIENTALI**
Via Circonvallazione Piazza Anni, 130
48012 Lugo (RA) Italia
Tel. +39 0544 35345
info@serviziintegrati.it - www.serviziintegrati.it

**STUDIO TECNICO
CORTESE**
Via Garibaldi, 9/11
48012 Lugo (RA) Italia
Tel. +39 0544 35345
info@studiotecnico.com - www.studiotecnico.com

1	0	14/07/2021	data	numero	approvato
TAVOLA: PREVENZIONE INCENDI VALUTAZIONE PROGETTO ATTIVITA' 66/3/B DPR 151/2011					
ELABORATO T. 16					